

**USŁUGI PROJEKTOWE PROJ-SAN**


BRANŻA: SANIT.  
 DATA: 11.2018  
 SKALA: 1:500  
 TEMAT PROJEKTU: BUDOWA KANAŁIZACJI DESZCZOWEJ W KAMIONCE GMINA PIASECZNO  
 TEMAT RYSUNKU: PROJEKT ZAGOSPODAROWANIA TERENU S/1b

PROJEKTANT: mgr inż. Jarosław Sikora  
 PROJEKTOWY: MAZ/16/0005/09  
 MAZ/16/030/06  
 MAZ/16/030/06  
 MAZ/16/030/06

OPIS: Inżynierski projekt zagospodarowania terenu i instalacji kanalizacji deszczowej w kamionce, gm. Piaseczno, woj. mazowieckie. Projekt obejmuje: 1. Plan sytuacyjny z wytyczeniem osi i szerokości kanału deszczowego. 2. Plan instalacji z wytyczeniem osi i szerokości kanału deszczowego. 3. Plan przyłączy z wytyczeniem osi i szerokości przyłączy. 4. Plan przyłączy z wytyczeniem osi i szerokości przyłączy. 5. Plan przyłączy z wytyczeniem osi i szerokości przyłączy.

ADRES: ul. Chylińskowska 14  
 05-500 Piaseczno  
 tel. 22 755 61 63

OPIS: Inżynierski projekt zagospodarowania terenu i instalacji kanalizacji deszczowej w kamionce, gm. Piaseczno, woj. mazowieckie. Projekt obejmuje: 1. Plan sytuacyjny z wytyczeniem osi i szerokości kanału deszczowego. 2. Plan instalacji z wytyczeniem osi i szerokości kanału deszczowego. 3. Plan przyłączy z wytyczeniem osi i szerokości przyłączy. 4. Plan przyłączy z wytyczeniem osi i szerokości przyłączy. 5. Plan przyłączy z wytyczeniem osi i szerokości przyłączy.

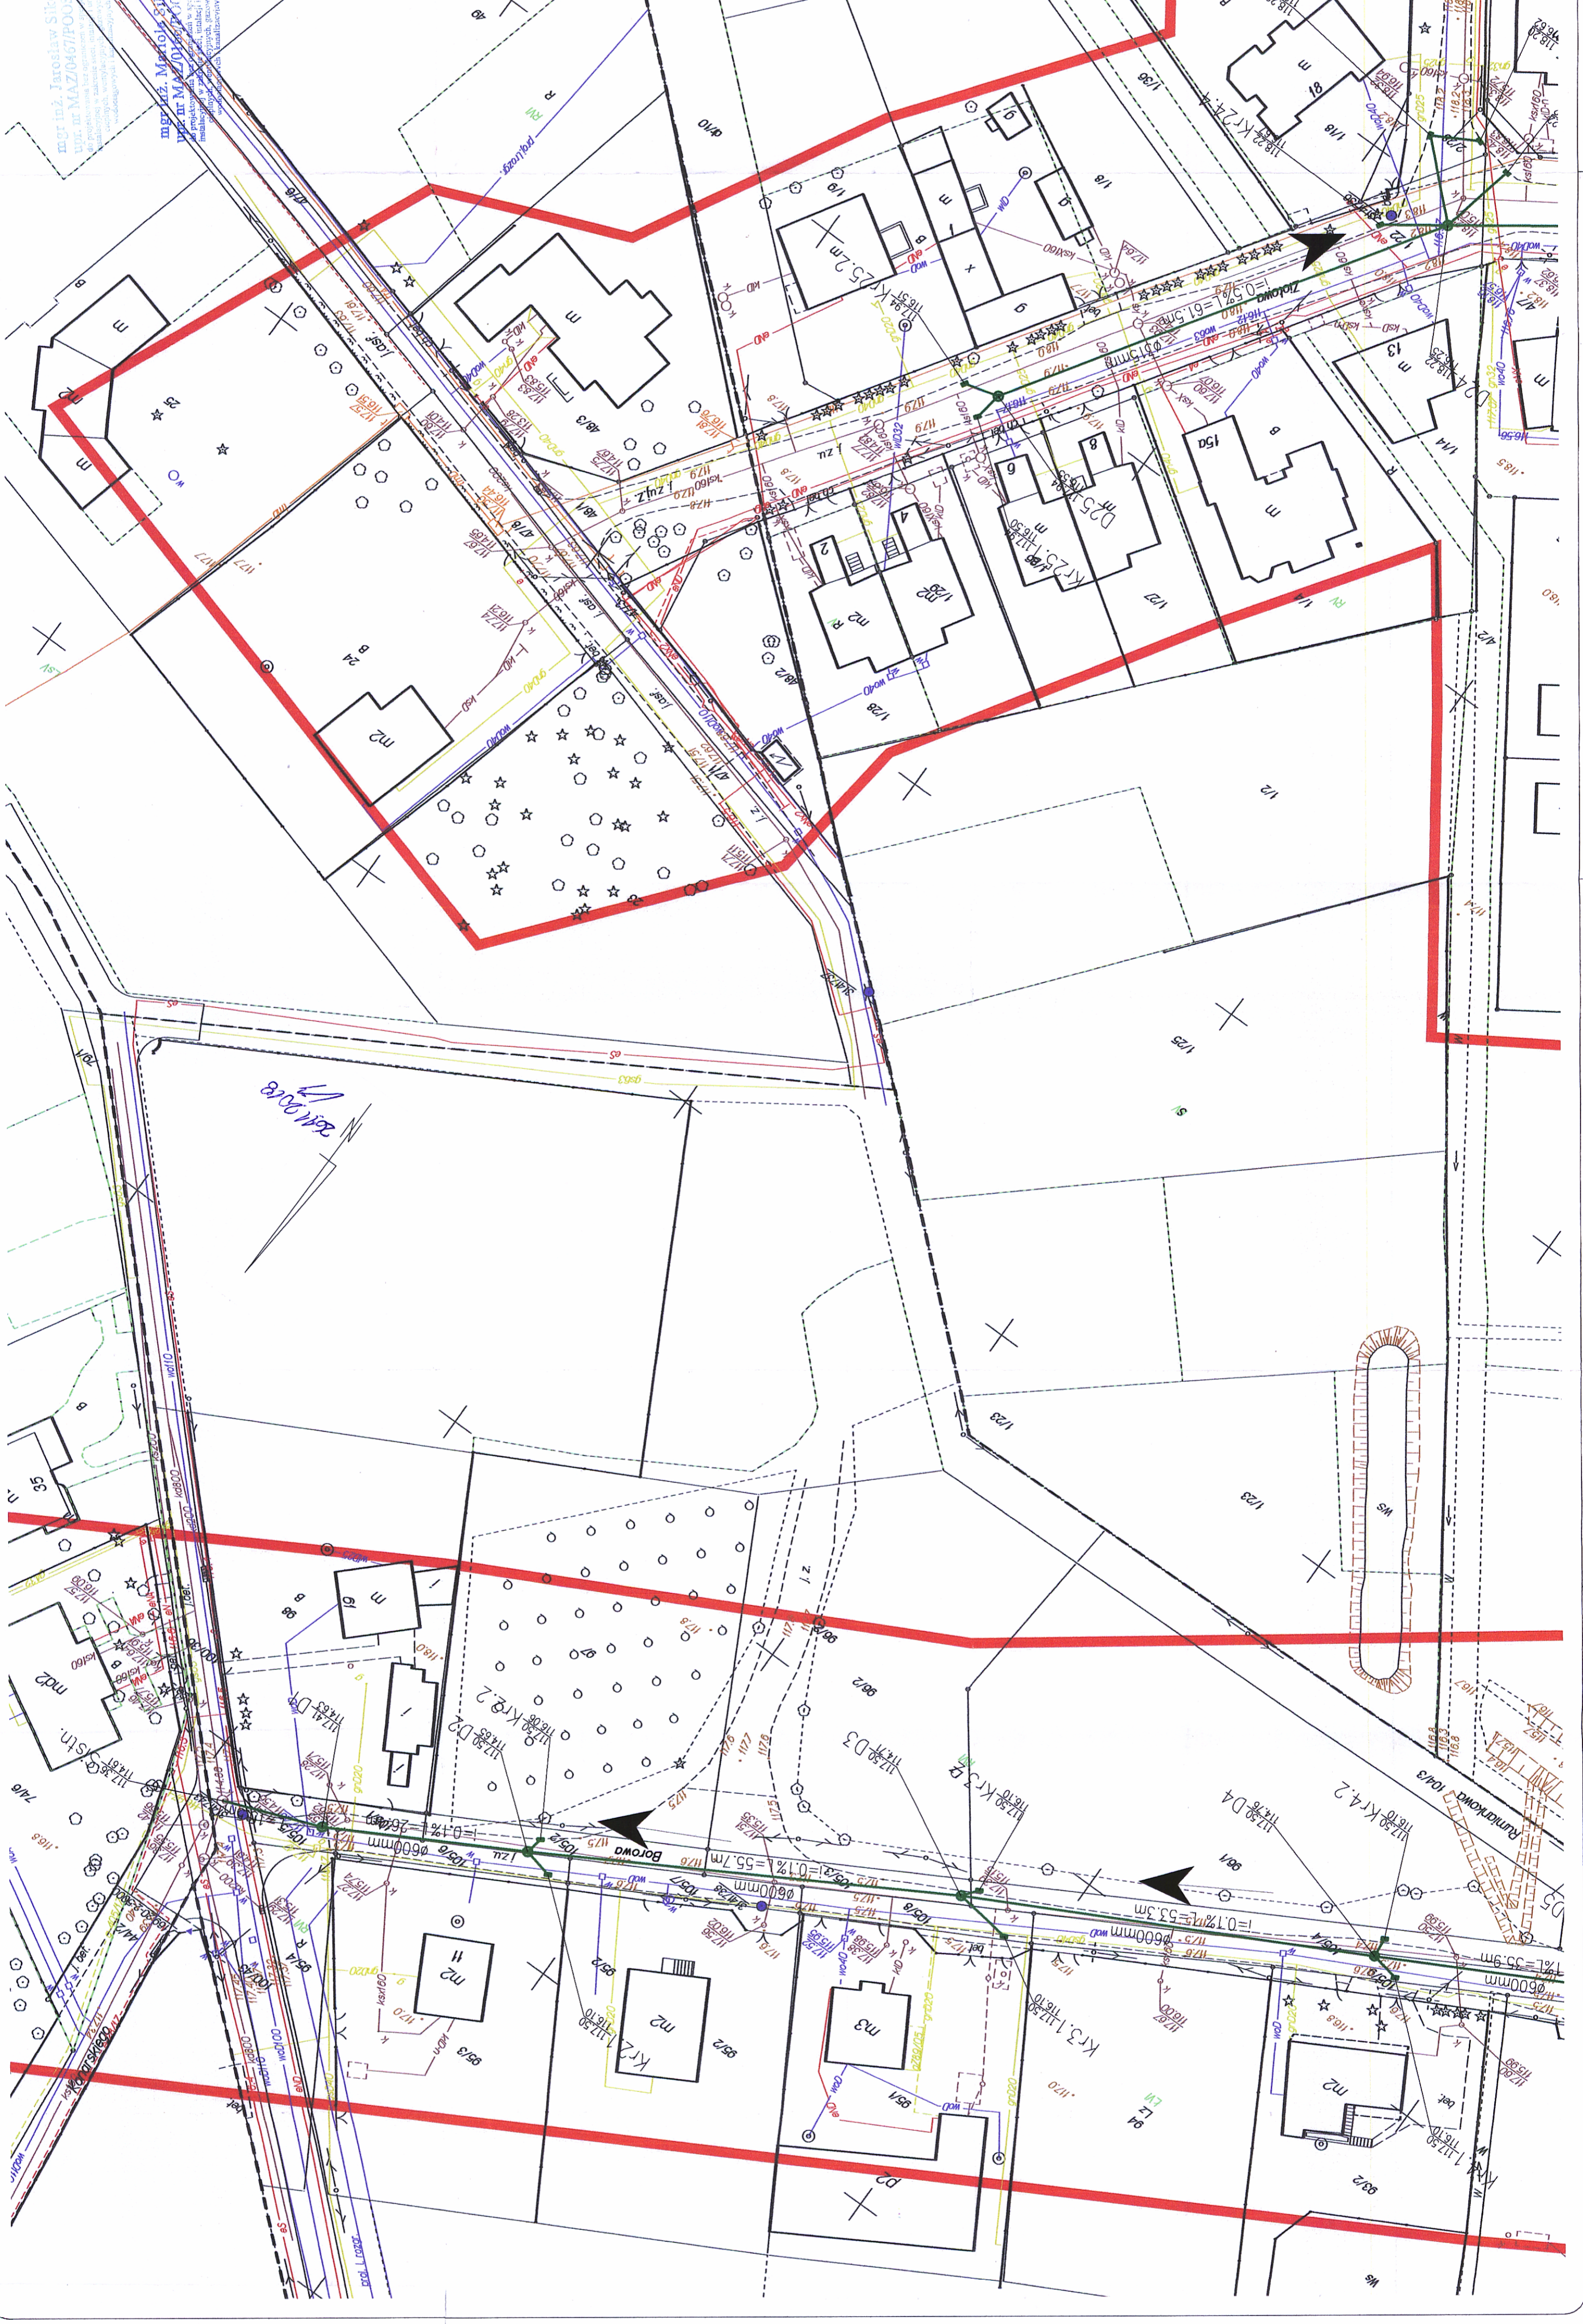

37

Pracownia Inżynierska w Piasecznie  
 Wydział Architektoniczno-Budowlany  
 ul. Chylińskowska 14  
 05-500 Piaseczno  
 tel. 22 755 61 63

400 STANANTY PIASECZNEGO  
 Inż. Jarosław Sikora  
 Inżynier Specjalista  
 Wydział Architektoniczno-Budowlany

Załącznik do decyzji nr 119112018  
 z dnia 2.01.2019  
 ARB.C74C  
 1606...201 S.1400