


Starostwo Powiatowe w Piasecznie Wydział Geodezji i Katastru, Zakres pracy GEK.6640.6990.2018, Wykonawca : AL GEO Piotr Kuźnicki  
 Układ wsp. 2000 strefa 7121, układ wys. Kronstadt 86

Proświadcza się, że niniejszy dokument został opracowany w wyniku prac geodezyjnych i kartograficznych, których rezultat zawiera gwarantujemy wiarygodny i prawidłowy stan faktyczny państwowego zasobu geodezyjnego i kartograficznego	STAROSTA PIASECZYŃSKI
Organ prowadzący państwowy zasób geodezyjny i kartograficzny	P.1418.2018.6186
Identyfikator ewidencji składowego zasobu - opaski techniczne	10 GRU. 2018
Data wpisania operatu technicznego do ewidencji materiału zasobu	10 GRU. 2018
Imię i nazwisko, data i podpis osoby reprezentującej organ	10 GRU. 2018

Z up. Starosty Piaseczyńskiego  
 Elżbieta Gąbłowska  
 Inspektor Wydziału Geodezji i Katastru

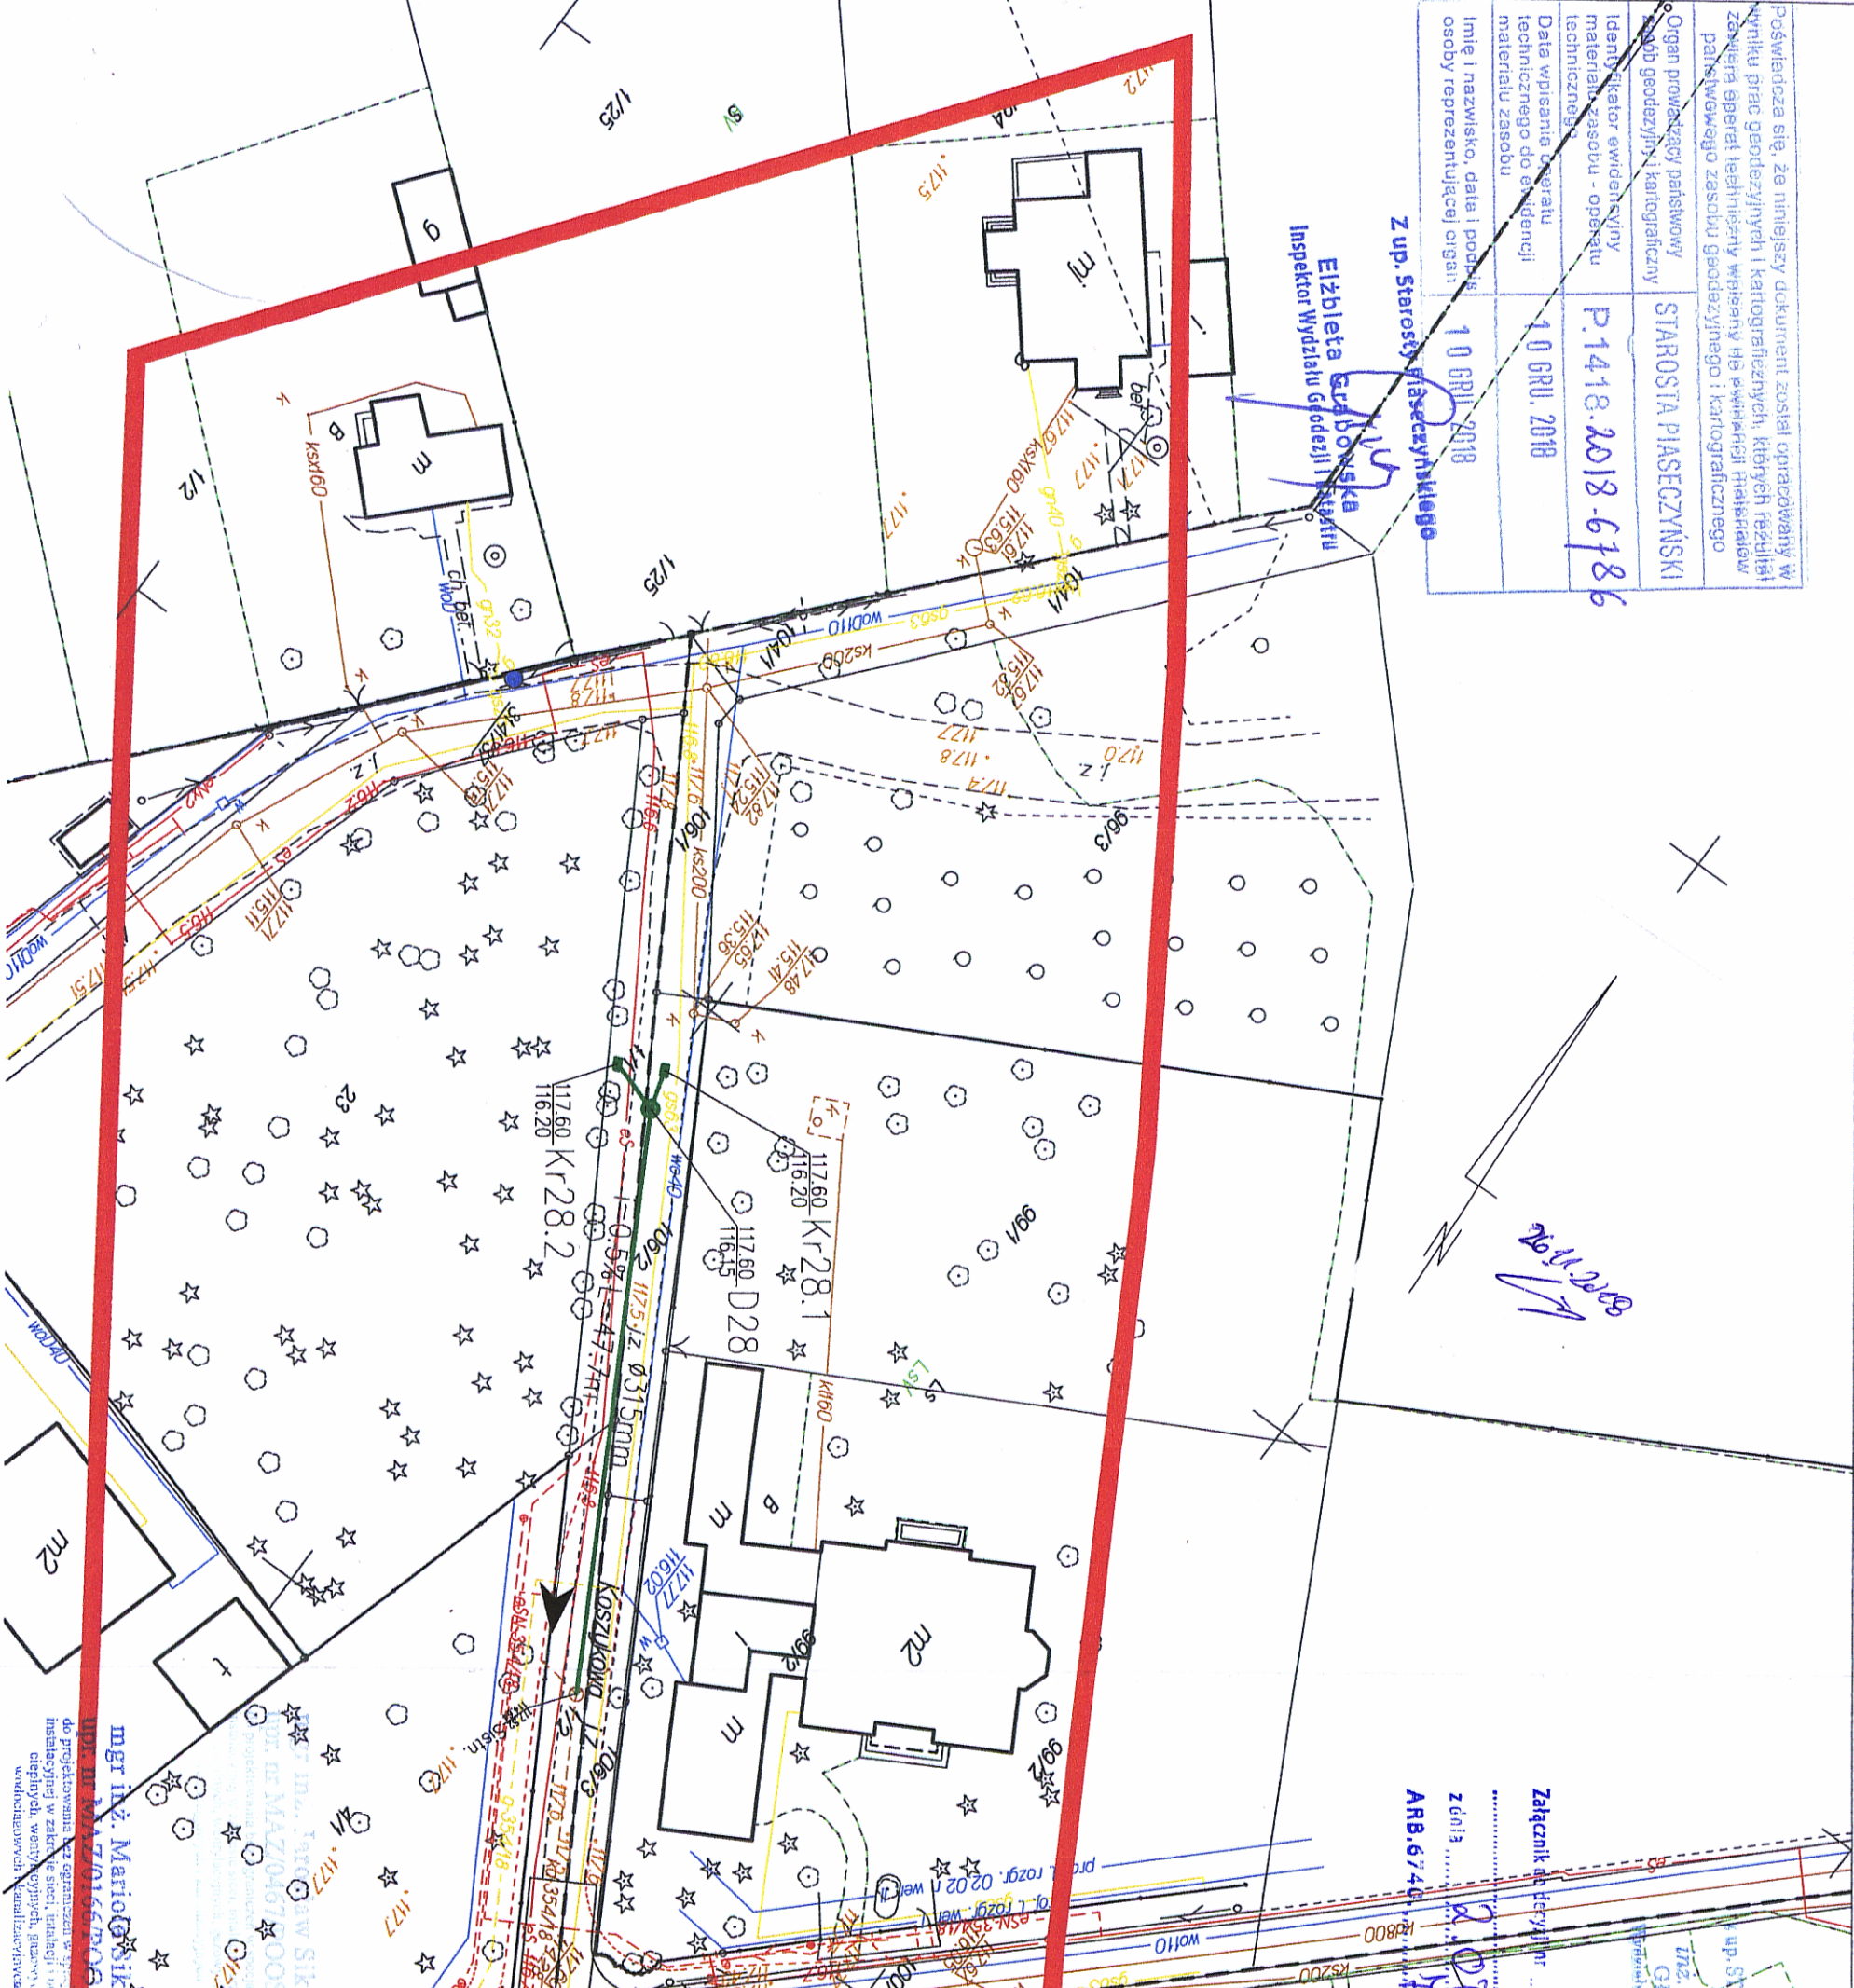

Załącznik do projektu nr 2/2018  
 z dnia 2018 g. 10.10.2018  
 ARB.6740

**MAPA DO CELÓW PROJEKTOWYCH**  
 Wydział Geodezji i Katastru w Piasecznie  
 terenu położonego m. Piaseczno ul. Koszykowa 69, 0060, dz.: 106/1-2  
 104/1, 100/37, obr. 0061, dz.: 1/1-05/506, obr. 0045, dz.: 79/1-2  
 Oznaczenie kancelaryjne pracy geodezyjnej GEK.6640.6990.2018

Miejscowość	Piaseczno
Jednostka ewidencyjna	141804_4
Obręb ewidencyjny	m. Piaseczno
Nazwa układu współrzędnych	141804_4.0060.0061.0045
Nazwa mapy/sekcja	0060.0061.0045
Skala mapy	2000 strefa 7121
Oznaczenie granic obszaru aktualizacji	Kronstadt 86
Oznaczenie i symbol konturu użytku gruntowego, który nie jest ujawniony w bazie danych ewid. gruntów i budynków	numeryczna
Oznaczenie i informacje o służebnościach gruntowych mających wpływ na zagospodarowanie gruntów, zlokalizowanych w granicach projektowanej inwestycji	wykonano bez ustalenia obciążeń

Nie wyklucza się istnienia w terenie innych nie wykazanych na mapie urządzeń podziemnych których nie zgłoszono do inwentaryzacji

**ALCEO Piotr Kuźnicki**  
 Legjmu Człowiekiemgo 21119, 02-972 Warszawa  
 NIP: 537-224-03-64, REGON: 060196930  
 (Nazwa/imię i nazwisko Wykonawcy)  
 (data i podpis wykonawcy)

**Lech Kłimowski**  
 Geodeta Uprawniony Nr 63249  
 Tel. kom. 71-261-1116  
 (Imię i nazwisko Wykonawcy)  
 (data i podpis geodety uprawnionego)

**USŁUGI PROJEKTOWE PROJ-SAN**  
 08-110 SIEDLCE, ul. Zwitowa 75, tel. 603 570 692

PROJEKTANT: mgr inż. Jarosław Sikora Upr. nr MAZ/0467/POOS/05 MAZ/SI/0280/06	POSIŁKI: mgr inż. Jarosław Sikora Upr. nr MAZ/0467/POOS/05 MAZ/SI/0280/06	TEMAT PROJEKTU: <b>BUDOWA KANALIZACJI DESZCZOWEJ W KAMIONCE GMINA PIASECZNO</b>	BRANŻA: SANIT.
SPRAWOZDAWCY: mgr inż. Mariola Sikora Upr. nr MAZ/0156/POOS/09 MAZ/SI/0483/09	SKALA: 1:500	DATA: 11.2018	NR. RYS.: S/1c
TEMAT RYSUNKU: <b>PROJEKT ZAGOSPODAROWANIA TERENU</b>			

adres obiektu: BUDOWLANEGO  
 Kamalozia Deszczowa  
 m. Kamionka, gm. PIASECZNO,