


- Branża teletechniczna:**
- proj. słup teletechniczne
 - proj. kanalizacja teletechniczna
 - istn. sieć teletechniczna do usunięcia
- Branża sanitarna:**
- proj. kanalizacja deszczowa (studnie z wpustami)
 - proj. przewód tłoczny kanalizacji deszczowej
 - proj. przyłącze kanalizacji sanitarnej
 - proj. sieć wodociągowa

- LEGENDA:**
- proj. nawierzchnia jezdni asfaltowej
 - proj. nawierzchnia wyniesionego skrzyżowania z z kostki betonowej czerwonej gr. 8 cm
 - proj. nawierzchnia progu zwalniającego z kostki betonowej czerwonej gr. 8 cm
 - proj. nawierzchnia jezdni z kostki betonowej (ściek)
 - proj. wybrukowania z kostki kamiennej granitowej 8/11
 - proj. nawierzchnia chodnika z kostki betonowej szarej prostokątnej gr. 6 cm
 - proj. nawierzchnia zjazdu indywidualnego z kruszywa
 - proj. nawierzchnia pobocza z kruszywa
 - granice ewidencyjne działek
 - granice ewidencyjne działek Gminy Piaseczno
 - granice ewidencyjne działek Powiatu Piaseczyńskiego
 - proj. os. drogi
 - proj. krawężnik 15x30 cm
 - proj. opornik 12x25 cm
 - proj. obrzeże 8x30 cm
 - proj. krawędź nawierzchni z kruszywa
 - proj. krawędź pobocza
 - istn. ogrodzenie terenu
 - proj. elementy uspokojenia ruchu ("szykany")
 - proj. oznakowanie poziome
 - istn. krawężnik / krawędź drogi / obrzeże
- Branża zieleni:**
- istn. drzewa z numerem inwentaryzacyjnym i zasięgiem korony
 - istn. krzewy z numerem inwentaryzacyjnym i zasięgiem korony
 - istn. drzewa z numerem inwentaryzacyjnym i zasięgiem korony planowane do usunięcia
 - istn. krzewy z numerem inwentaryzacyjnym i zasięgiem korony planowane do usunięcia

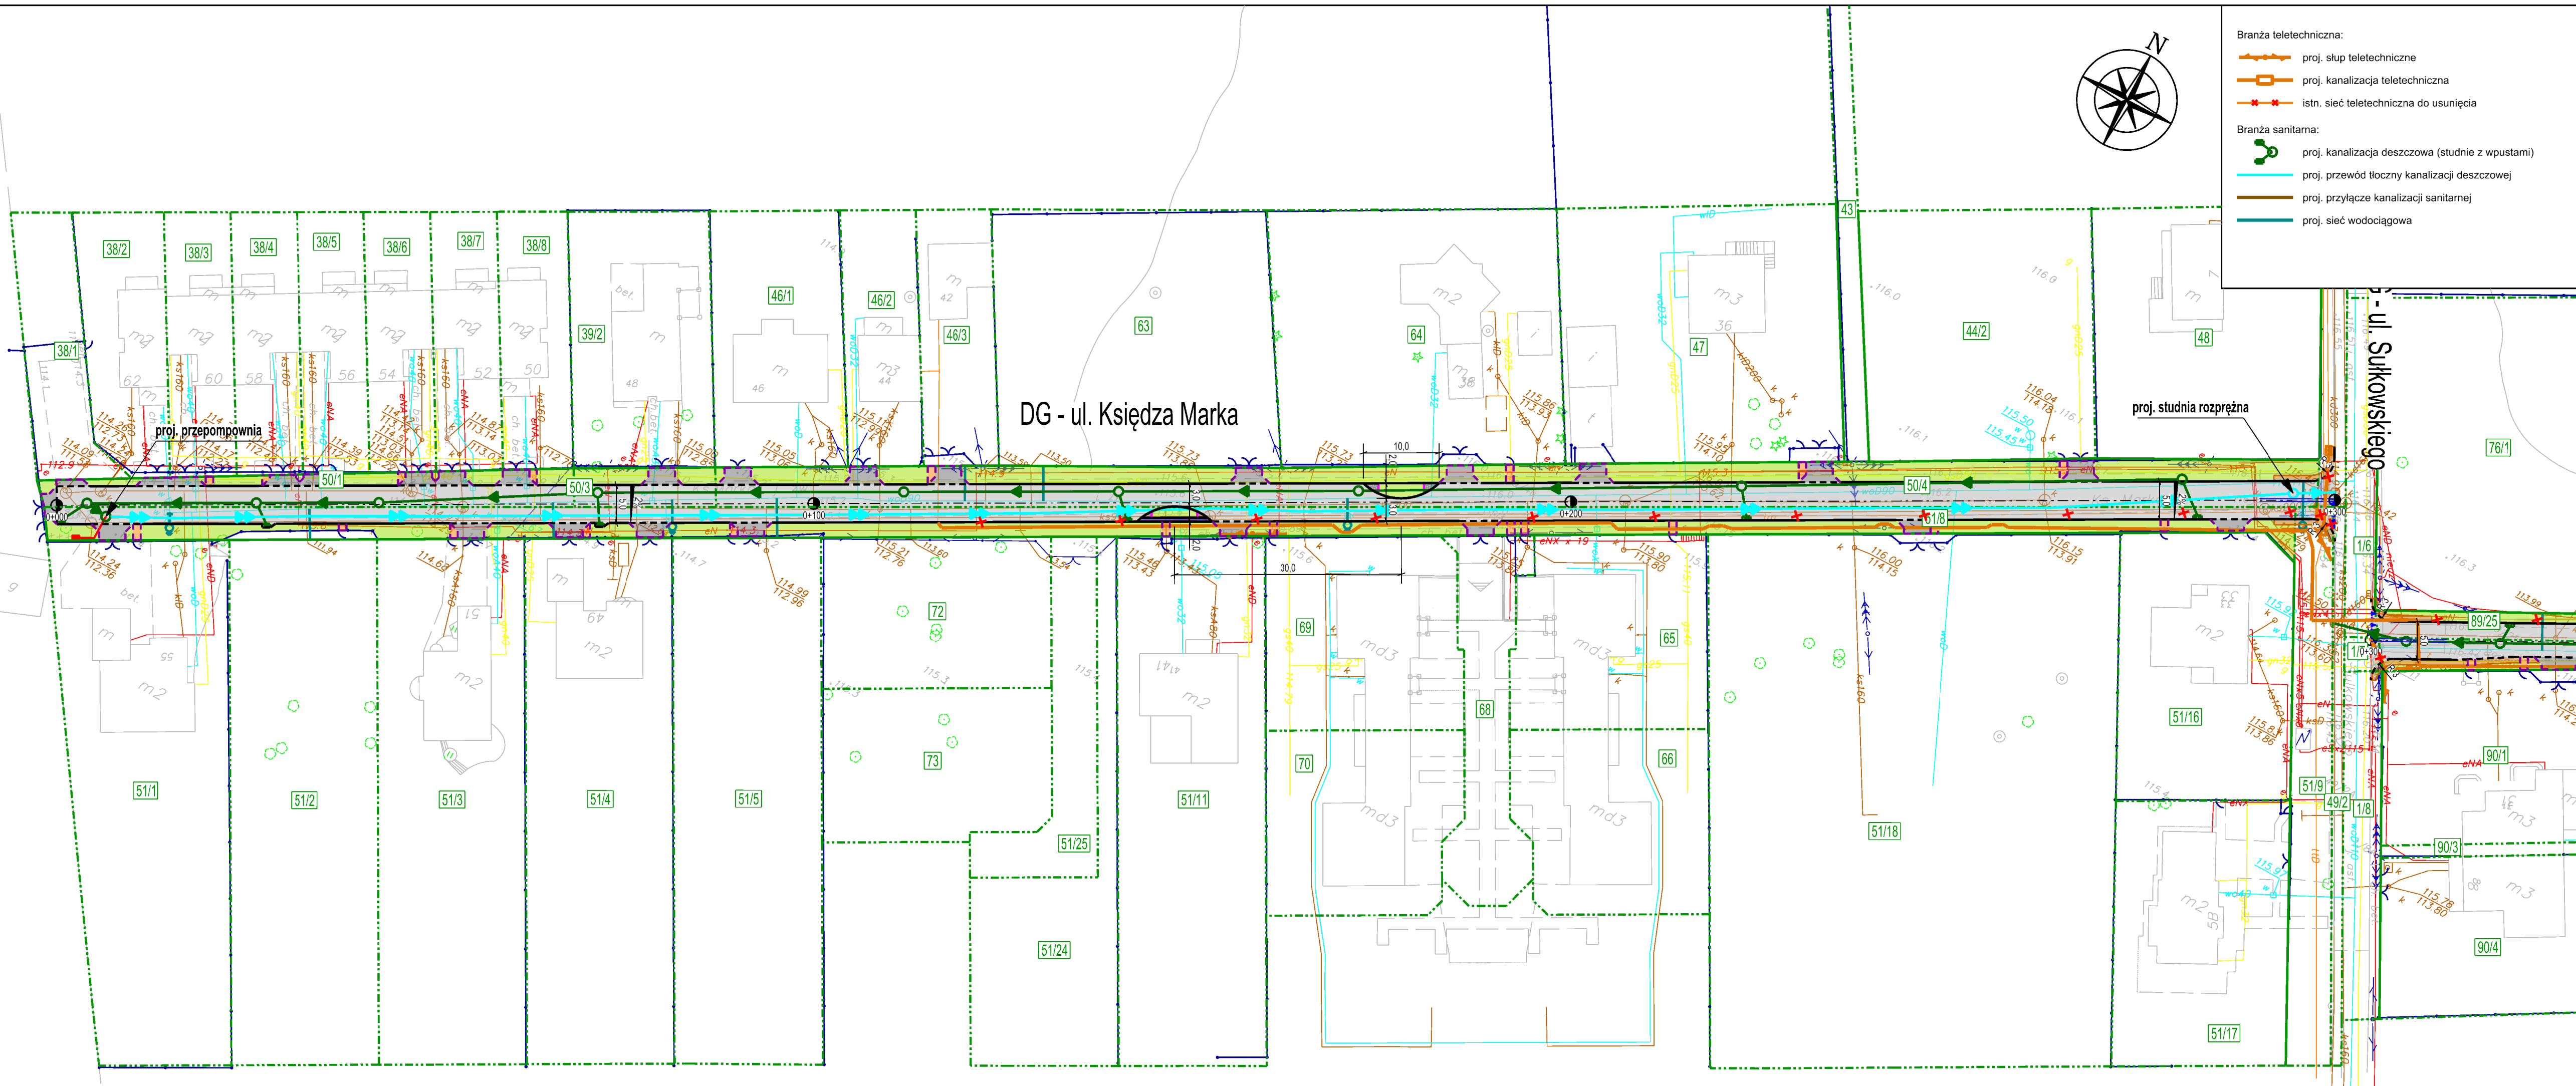

ZADANIE INWESTYCYJNE:
Przebudowa ulicy Księdza Marka w Piaseczno

BIURO PROJEKTOWE:
KAPPA CONCEPT MICHAŁ CZERNICKI
ul. Wólczyńska 61 lok. 68
01-931 Warszawa

INWESTOR:
BURMISTRZ MIASTA I GMINY PIASECZNO
ul. Kościuszki 5
05-500 Piaseczno

FAZA: PROJEKT ZAGOSPODAROWANIA TERENU

TEMAT RYSUNKU: PLAN ZAGOSPODAROWANIA TERENU

PROJEKTANT - br. drogowa mgr inż. Michał Czernicki	NR UPRAWNIEN MAZ/0017/PWOD/14	PODPIS:
PROJEKTANT - br. sanitarna mgr inż. Bartosz Szewczyk	NR UPRAWNIEN WAM/0023/POOS/08	PODPIS:
PROJEKTANT - br. telekomunikacyjna Janusz Korbaś	NR UPRAWNIEN DTT-TU/02249/02/U	PODPIS:

DATA: 06.2022 **SKALA:** 1 : 500 **NR RYSUNKU:** PZT-2.1