

WZÓR

.....
(pieczęć firmowa Generalnego Wykonawcy)

....., dnia.....

Inwestor : GMINA PIASECZNO

Zadanie: Remont pomieszczeń budynku OSP zlokalizowanego w miejscowości Grochowa przy ulicy Zbigniewa Pawlaka 26 realizowany w ramach zadania pn. „ Remont garażu i szatni w OSP Grochowa”

OŚWIADCZENIE O BRAKU PODWYKONAWCÓW

Oświadczamy, że cały zakres robót objęty protokołem odbioru robót z dnia za okres i powierzony do wykonania naszej firmie:

.....
[nazwa Generalnego Wykonawcy wraz z adresem siedziby] na podstawie zawartej z Gminą Piaseczno umowy nr z dnia został przez nas zrealizowany osobiście, bez udziału podwykonawców.

.....
(podpis/ly osoby upoważnionej)

WZÓR.....
(pieczęć firmowa Podwykonawcy/Dalszego Podwykonawcy

....., dnia.....

Inwestor : GMINA PIASECZNO**Zadanie: Remont pomieszczeń budynku OSP zlokalizowanego w miejscowości Grochowa przy ulicy Zbigniewa Pawlaka 26 realizowany w ramach zadania pn. „ Remont garażu i szatni w OSP Grochowa”****OŚWIADCZENIE KOŃCOWE**

Oświadczam/y, że
[nazwa Wykonawcy/Podwykonawcy/Dalszego Podwykonawcy wraz z adresem siedziby] spełnił/spełniła na naszą rzecz wszystkie wymagalne na dzień złożenia niniejszego oświadczenia świadczenia pieniężne z tytułu należnego nam wynagrodzenia określonego w umowie nr z dnia....., dotyczącej wykonania robót budowlanych / usług / dostaw w ramach realizacji zadania pt: Remont pomieszczeń budynku OSP zlokalizowanego w miejscowości Grochowa przy ulicy Zbigniewa Pawlaka 26 realizowany w ramach zadania pn. „Remont garażu i szatni w OSP Grochowa” Oświadczam/y, że całość prac wykonana przez naszą firmę w związku z w/w umową została rozliczona w 100%. W związku z powyższym nasza firma nie będzie rościć w stosunku do Inwestora - Gminy Piaseczno - o jakiegokolwiek wynagrodzenie należne z tytułu wykonania w/w umowy.

.....
(Data, podpis/y osoby upoważnionej)

WZÓR

.....
(pieczęć firmowa Podwykonawcy/Dalszego Podwykonawcy

....., dnia.....

Inwestor : GMINA PIASECZNO

Zadanie: Remont pomieszczeń budynku OSP zlokalizowanego w miejscowości Grochowa przy ulicy Zbigniewa Pawłaka 26 realizowany w ramach zadania pn. „ Remont garażu i szatni w OSP Grochowa”

OŚWIADCZENIE O BRAKU INNYCH PODWYKONAWCÓW

Oświadczam/y, że cały zakres prac objęty protokołem odbioru robót z dnia ,
związany z realizacją zadania: Remont pomieszczeń budynku OSP zlokalizowanego
w miejscowości Grochowa przy ulicy Zbigniewa Pawłaka 26 realizowany w ramach zadania pn.
„Remont garażu i szatni w OSP Grochowa” i powierzony do wykonania naszej firmie
.....
[nazwa Wykonawcy wraz z adresem siedziby] na podstawie zawartej z Gminą Piaseczno umowy
nr z dnia został przez nas zrealizowany przy pomocy niżej
wymienionych podwykonawców:


1.
2.
3.

Oświadczam/y ponadto, że oprócz wyżej wymienionych podwykonawców, przedmiotowe prace nie były realizowane przez innych podwykonawców.

.....
(podpis/y osoby upoważnionej)



ZAL NR 5

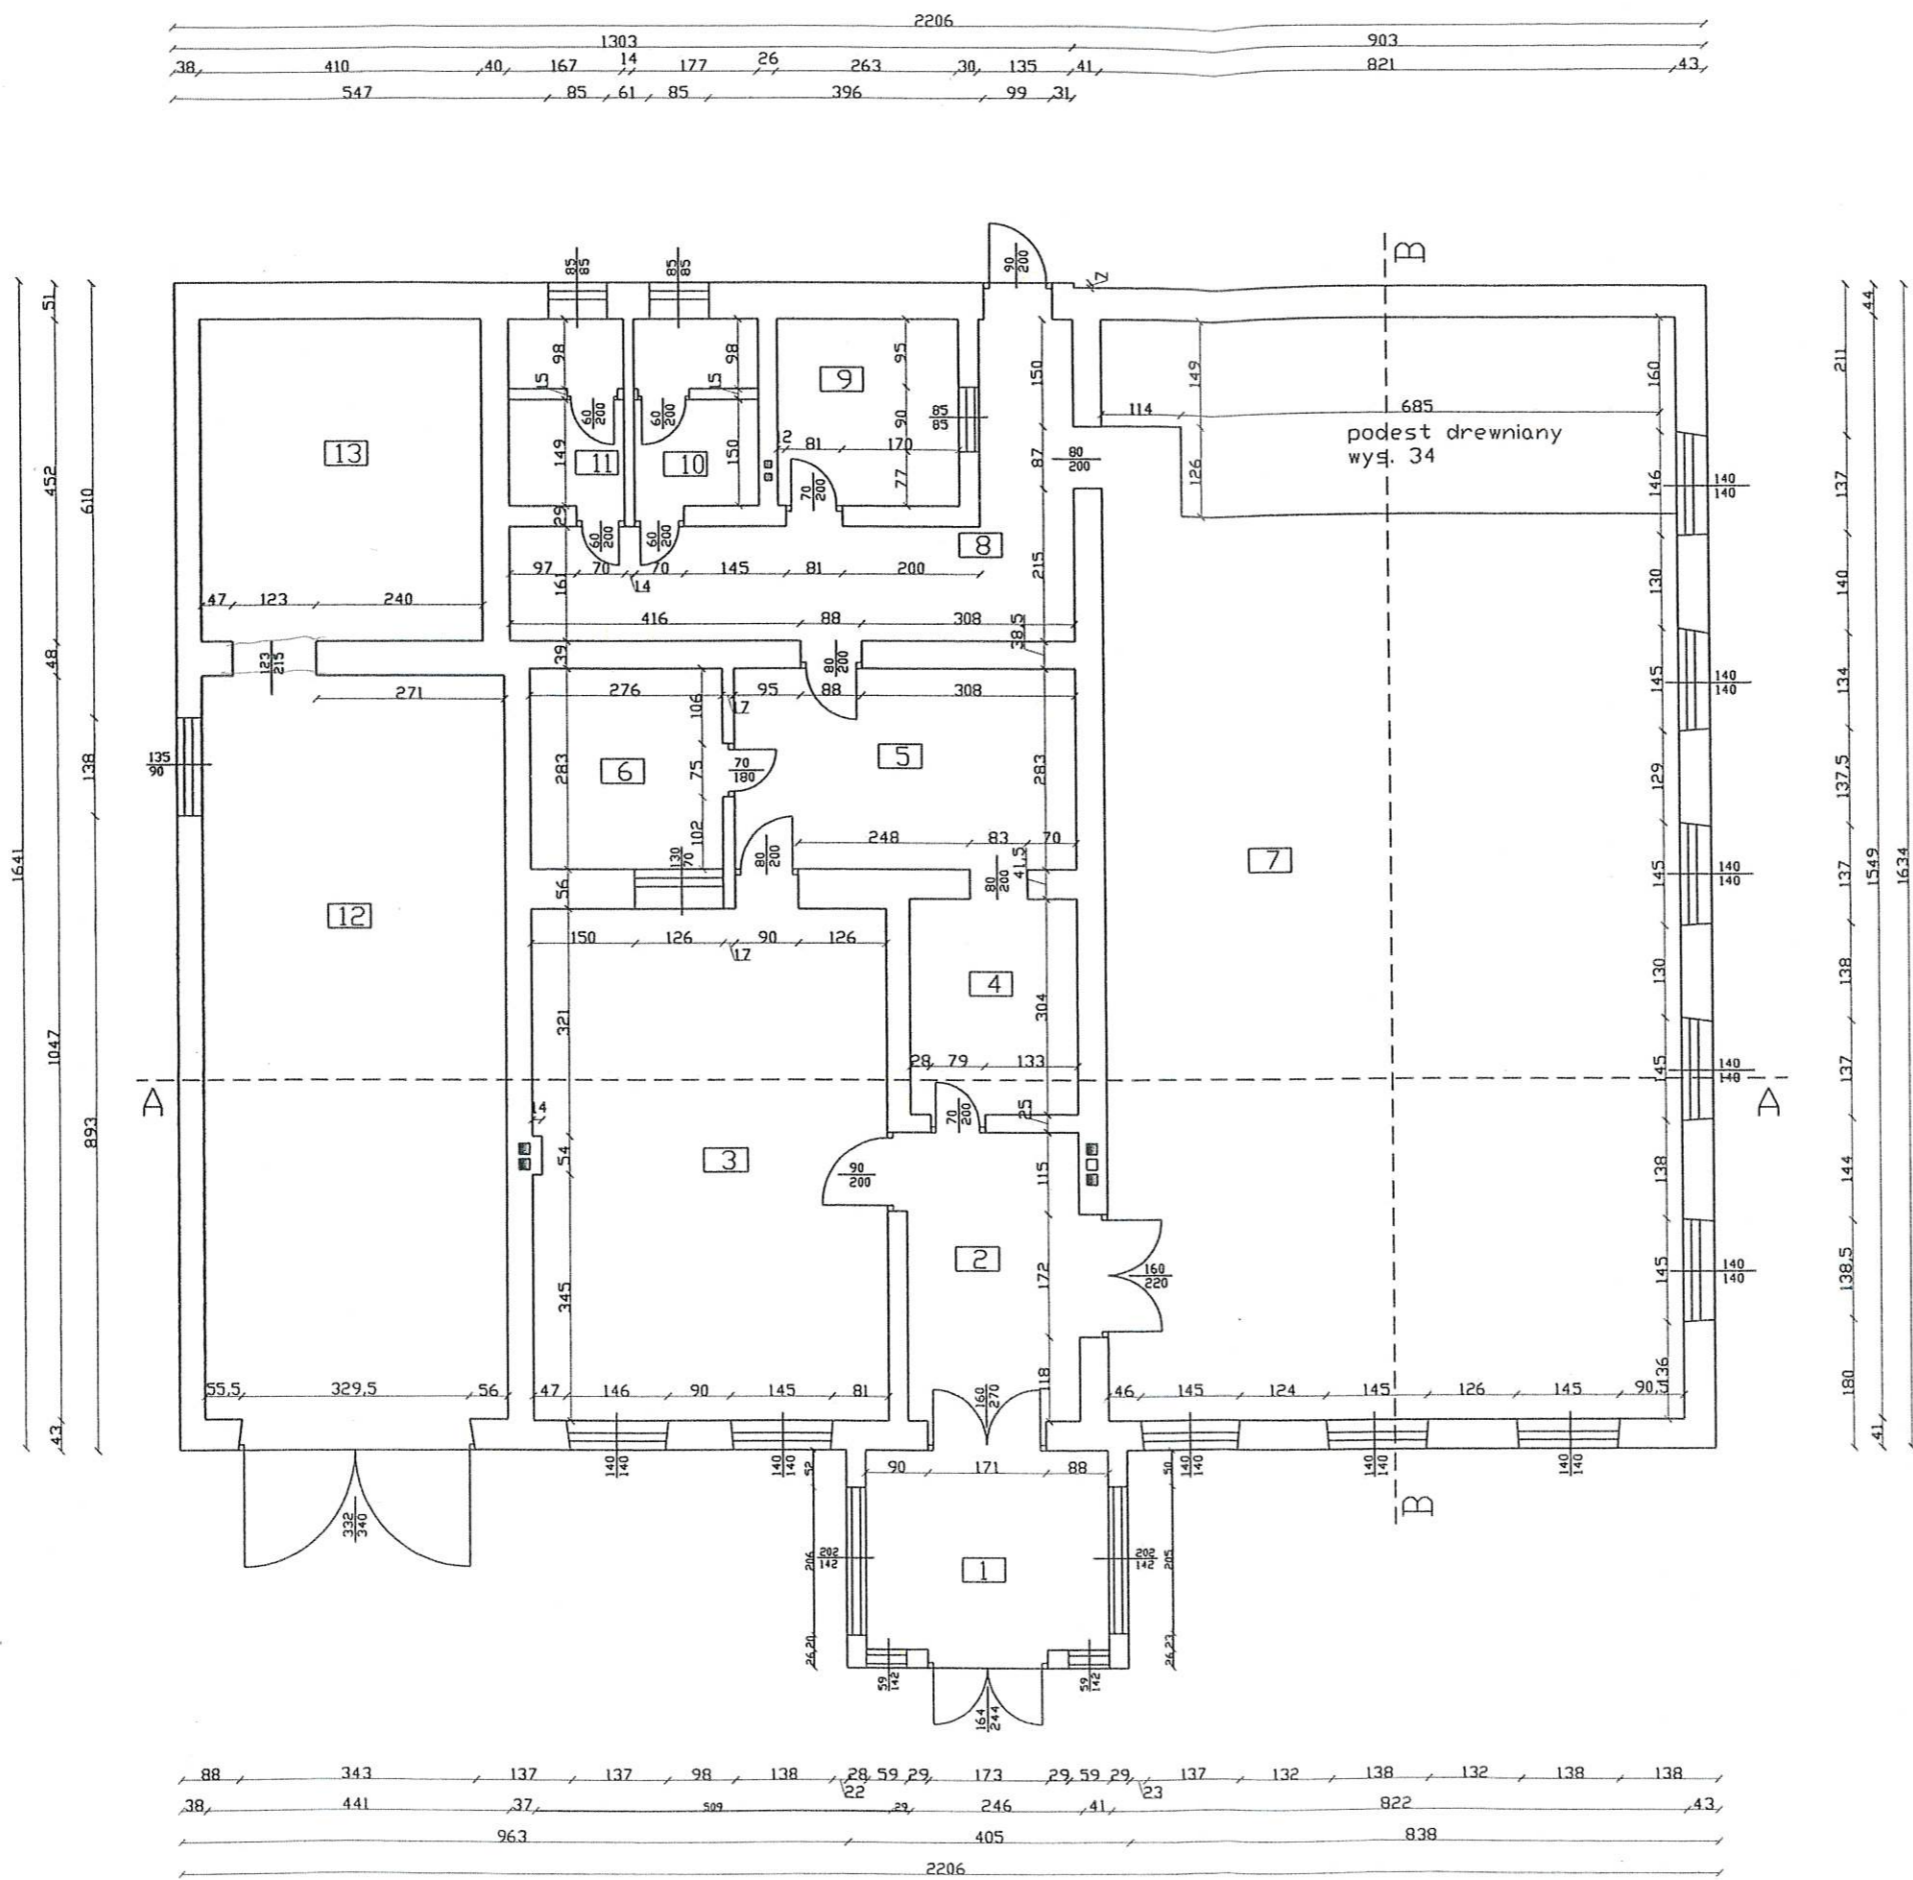


Zestawienie powierzchni			
NR	Nazwa	Wykończenie	Powierzchnia m ²
1	wiatrołap	terakota	9,70
2	hall	terakota	9,96
3	sala	wykładzina	36,58
4	kuchnia	terakota	7,30
5	kuchnia	terakota	13,89
6	pon. gosp.	wykładzina	7,81
7	sala	deski	127,17
8	korytarz	terakota	17,00
9	pon. gosp.	terakota	6,89
10	łazienka	terakota	4,64
11	łazienka	terakota	4,38
12	garaż	wylewka	46,17
13	pon. gosp.	betonowa wylewka	18,53
-	-	betonowa RAZEM	310,02


UPRAWNIENIA
 KONSTRUKCYJNO-BUDOWLANE
 mgr inż. Wojciech Izdebski
 nr LUB/0141/OWOK/08
Wojciech Izdebski

PRZEDMIOT: RZUT PARTERU INWENTARYZACJA	NR KOLEJNY: 01
NAZWA OBIEKTU: REMIZA STRAŻACKA	
ADRES: GROCHOWA UL. PAWLAKA 26	
INWESTOR:	SKALA: 1:100
WYKONAL: mgr inż. WOJCIECH IZDEBSKI	

PRZEKRÓJ A-A

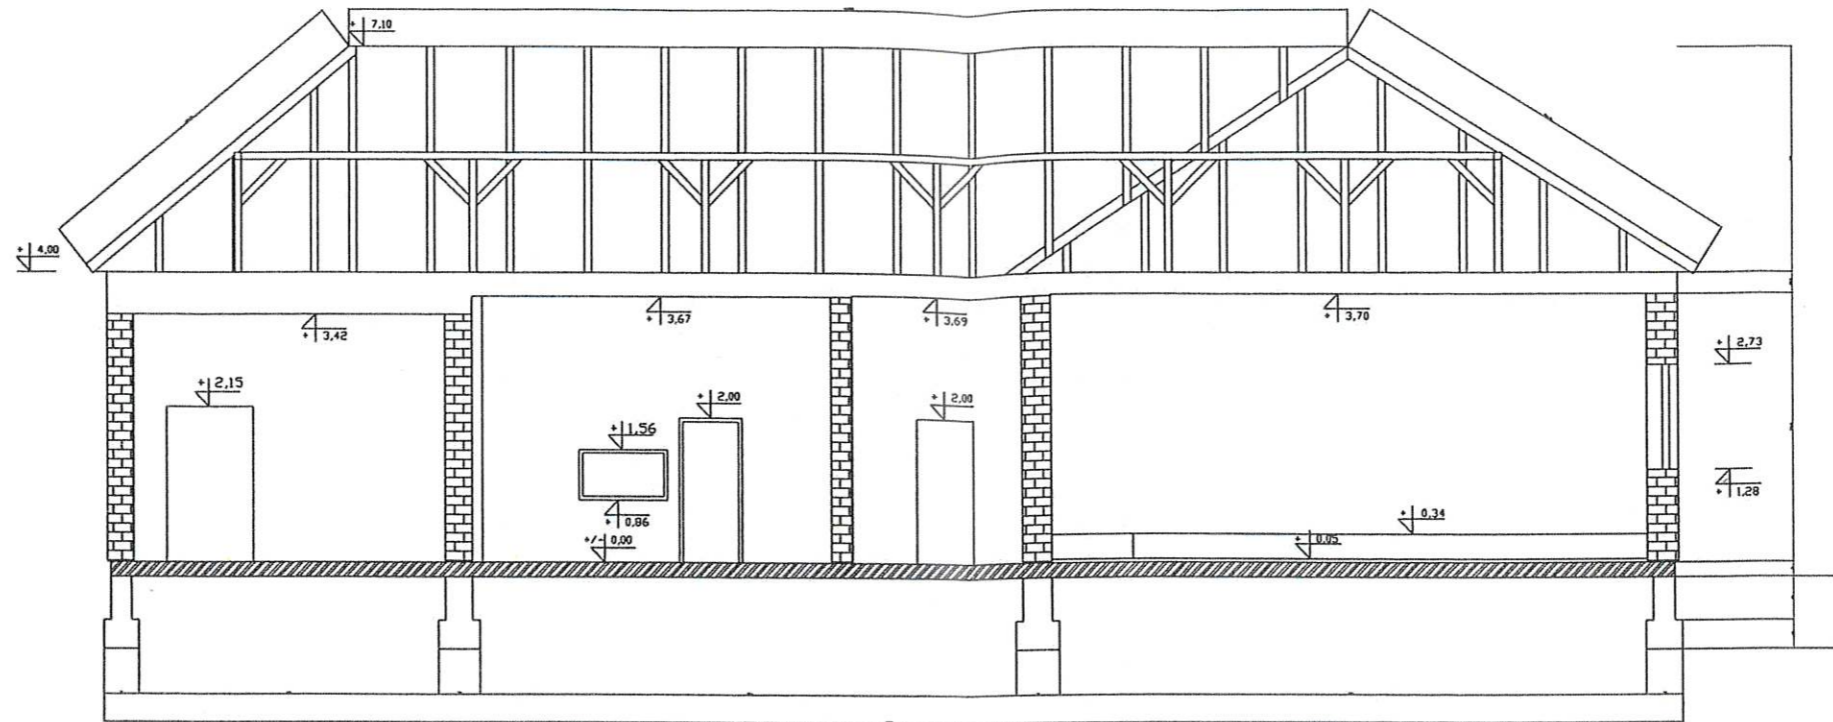

PRZEKRÓJ B-B

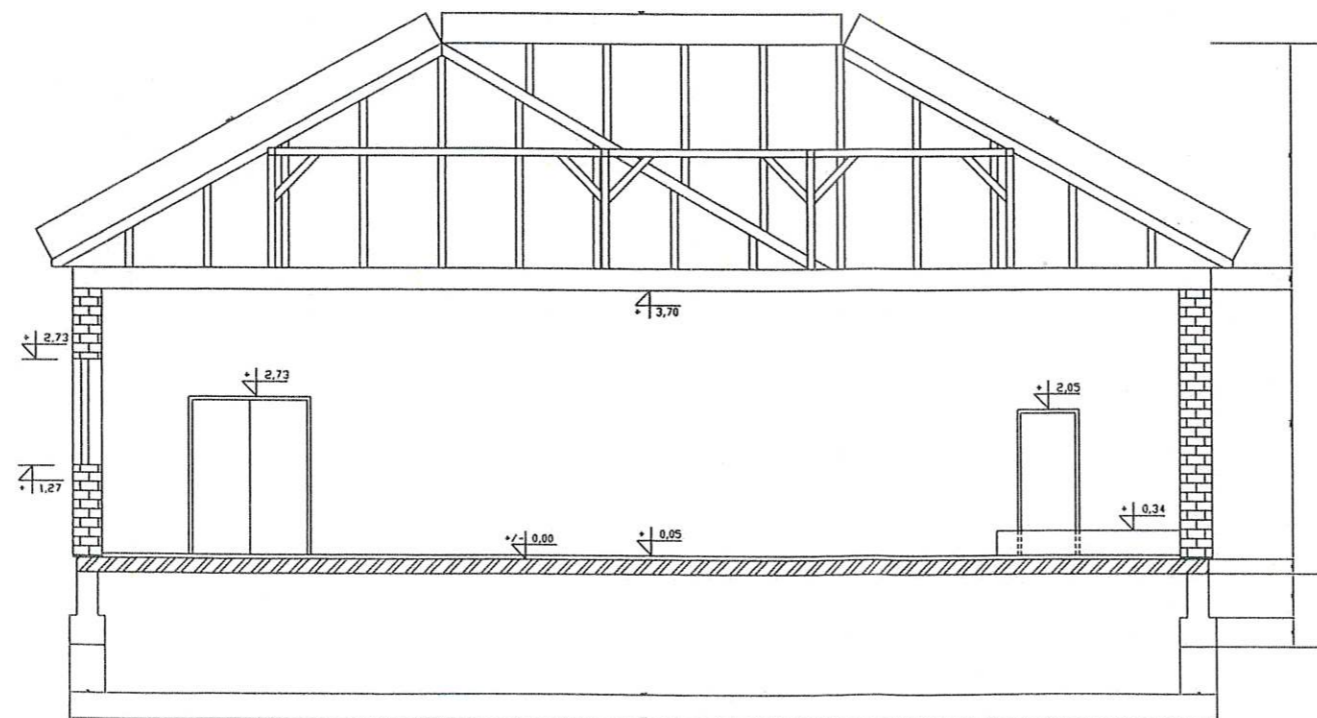

UPRAWNIENIA
KONSTRUKCYJNO-BUDOWLANE
mgr inż. Wojciech Izdebski
nr LUB/0141/OWOK/08
Wojciech Izdebski


PRZEDMIOT: PRZEKROJE INWENTARYZACJA	NR KOLEJNY:
NAZWA OBIEKTU: REMIZA STRAŻACKA	03
ADRES: GRODOWA UL. PAWŁAKA 26	
INWESTOR:	SKALA:
WYKONAŁ: mgr inż. WOJCIECH IZDEBSKI	1:100

GNIAZDA ELEKTRYCZNE

✂ GNIAZDO SIEMIE

✂ GNIAZDO ELEKTRYCZNE

✂ WYPUST / ZASILENIE CENTRALI, BRAMY GARAZU, ANTENY


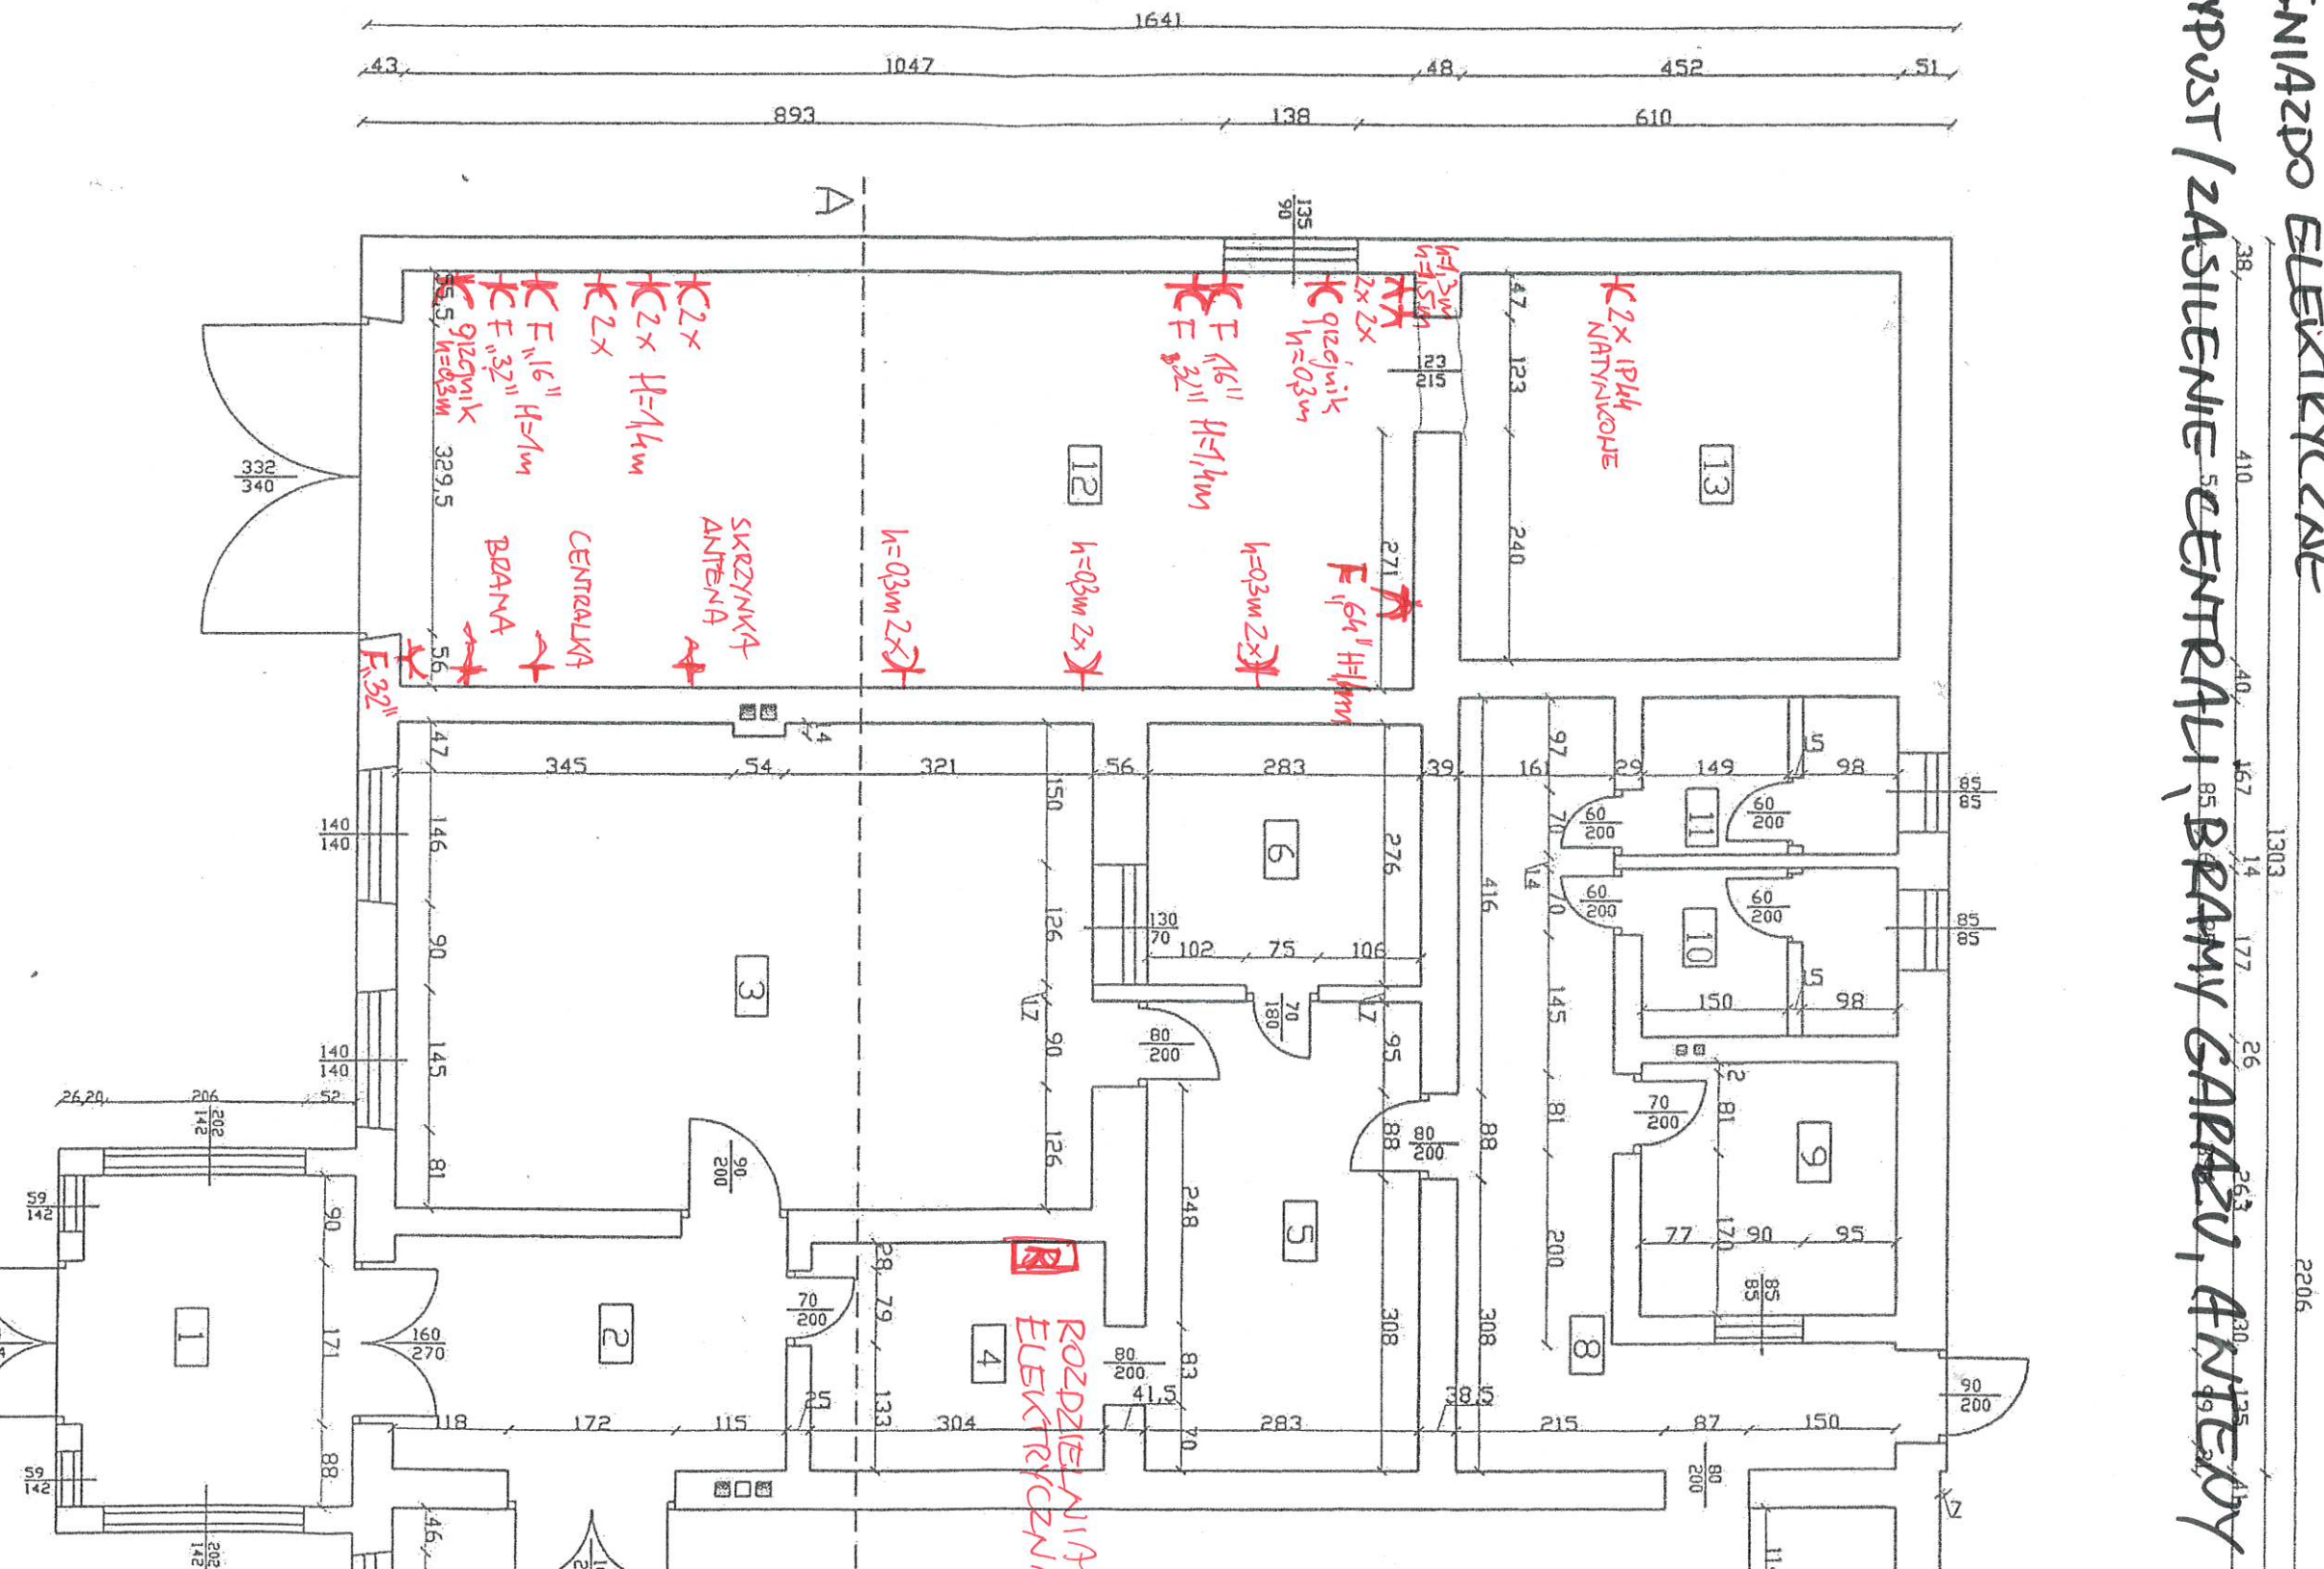


ПЛАН ОСВЕЩЕНИЯ

ДОДАТОК К ОСВЕЩЕНИЮ

Н 1, 2, 3, 4, 5
О 1, 2, 3

HALOGENY ZEMNETRZNE
OPRANY OSWETLENIOWE ZEMNETRZNE

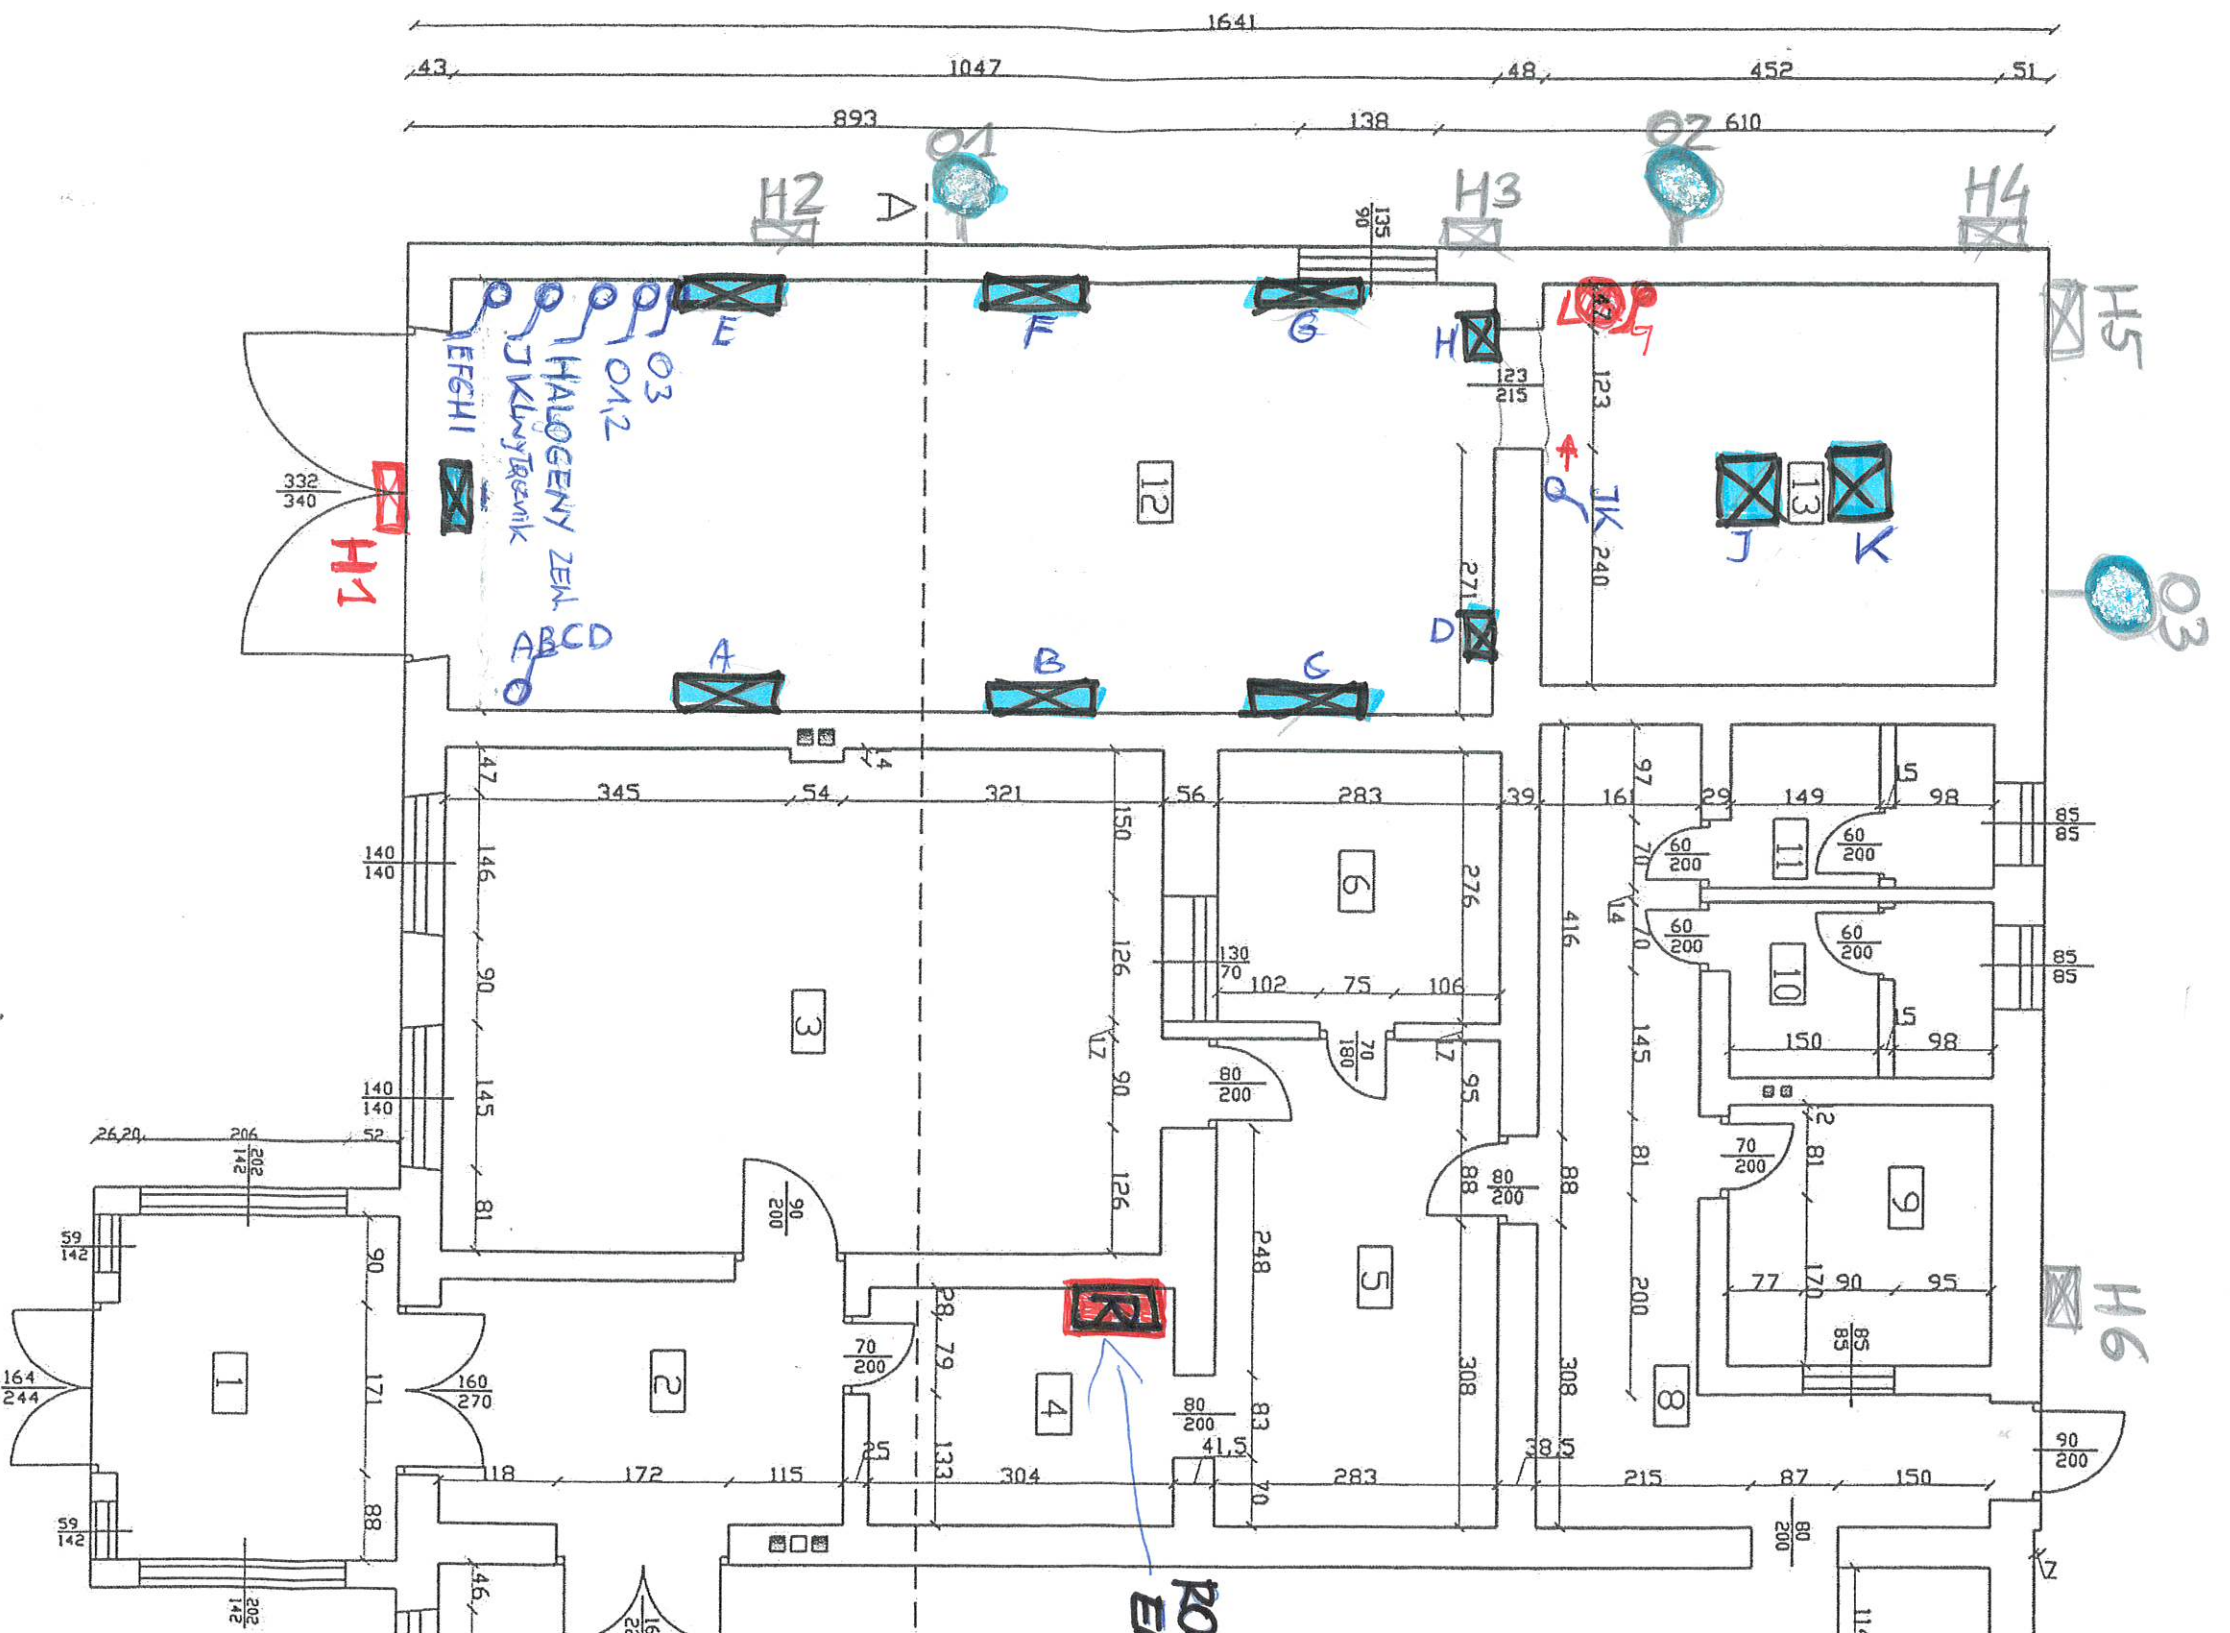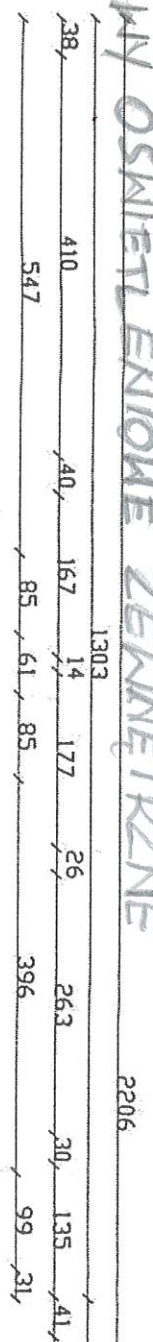


Mazowsze >> **dla straży**
pożarnych >

REMONT GARAŻU I SZATNI W BUDYNKU OSP GROCHOWA

Remont strażnicy wykonano w ramach zadania
"MAZOWIECKIE STRAŻNICE OSP 2024"

Zadanie współfinansowane ze środków

Samorządu Województwa Mazowieckiego

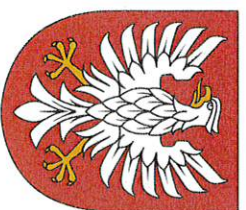

Samorząd
Województwa
Mazowieckiego

Mazowsze.
serce Polski